

Mapa do celów projektowych

skala 1 : 500

Bydgoszcz – ul. Gajowa 98

dz. 1/2

Woj.: kujawsko – pomorskie

Powiat: Miasto Bydgoszcz

Jedn. ewid.: 046101_1, Miasto Bydgoszcz

Obręb: 046101_1.0485

Oznaczenie kancelaryjne: MPG.D.422.1398.2021

Stan na dzień: 18.05.2021r.

PWUG 2000 s.6

Poziom odniesienia: PL–EVRF2007–NH

Arkusz mapy: 6.193.21.07.2.2

Nie wykonano ustalenia obci?zeń s?u¿ebno?ciami gruntowymi.

Nie wyklucza si? , istnienia w terenie równie? urz?dzeń podziemnych ułożonych, a nie zg?oszonych do inwentaryzacji geodezyjnej.

ZAKRES AKTUALIZACJI

Zespół Uzgadniania Dokumentacji
Projektowej w Bydgoszczy

Aktualne projektowane sieci uzgodnione w ZUDP

—Brdh—projektowanych—siec—w—ZUDP

Stan na dzień: 4.05.2021r.

Niniejszy dokument został opracowany w wyniku prac geodezyjnych
pozytywnie zweryfikowanych
przez organ Służby Geodezyjnej i Kartograficznej

Organ prowadzący państwowy zasób geodezyjny i kartograficzny	MIEJSKA PRACOWNIA GEODEZYJNA w Bydgoszczy
Identyfikator zgłoszenia prac geodezyjnych	MPG.D.422.1398.2021
Wykonawca prac geodezyjnych	NAVIGO Robert Domke
Kierownik prac geodezyjnych	Robert Domke – upr. zaw. 21 827
Numer i data sporządzenia pozytywnego protokołu weryfikacji	nr 1 z dnia 10–06–2021
Jestem świadomy odpowiedzialności karnej za złożenie fałszywego oświadczenia	
Elektronicznie podpisany przez Robert Domke	GEODETA UPRAWNIONY Robert Domke upr. zaw. 21 827

NAVIGO I. R. Domke sp. j.

ul. M?ciwoja 10 lok. U–1, 85–459 Bydgoszcz

NIP: 554 294 76 78, KRS: 0000669869


(1) tel.: 664–262–111, 608–306–509

GEODETA UPRAWNIONY

Robert Domke

upr. zaw. 21 827

Elektronicznie podpisany
przez Robert Domke
16–06–2021

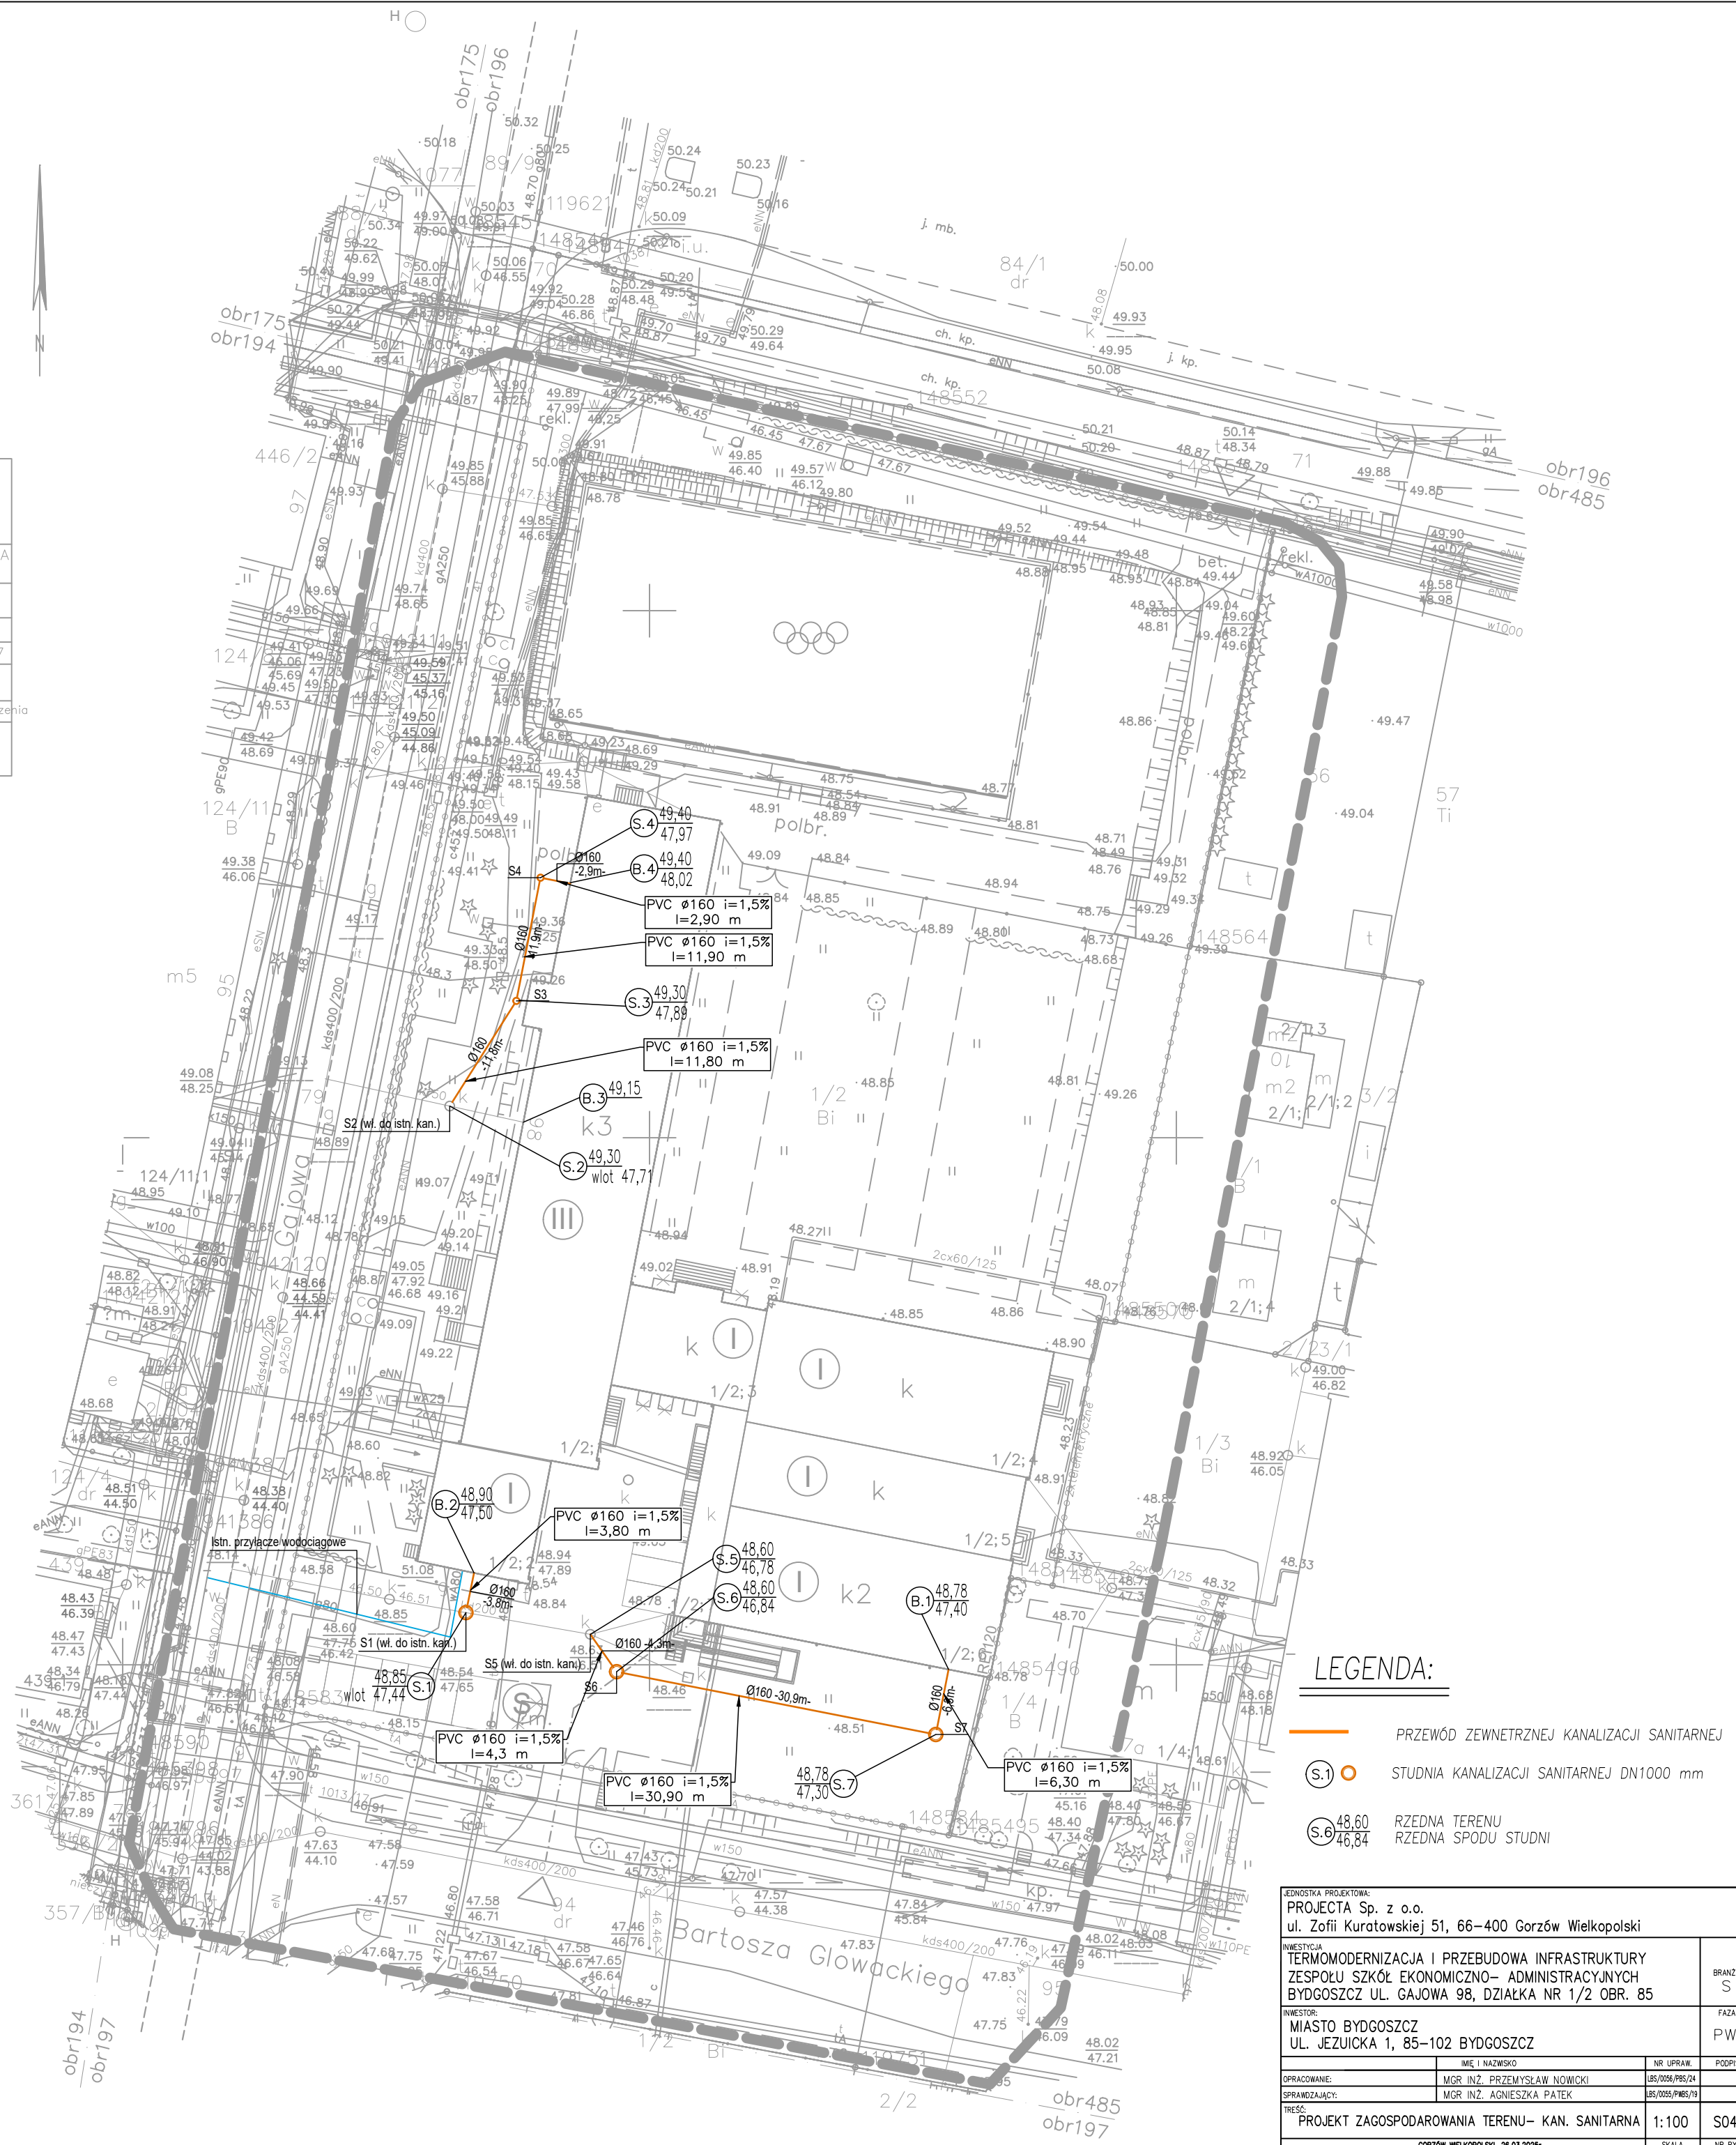

LEGENDA:

- PRZEWÓD ZEWNĘTRZNEJ KANALIZACJI SANITARNEJ
- (S.1) STUDNIA KANALIZACJI SANITARNEJ DN1000 mm
- (S.6) RZEDNA TERENU
RZEDNA SPODU STUDNI

JEDNOSTKA PROJEKTOWA: PROJECTA Sp. z o.o. ul. Zofii Kuratowskiej 51, 66–400 Gorzów Wielkopolski	
INWESTYCJA: TERMO-MODERNIZACJA I PRZEBUDOWA INFRASTRUKTURY ZESPÓŁU SZKÓŁ EKONOMICZNO-ADMINISTRACYJNYCH BYDGOSZCZ UL. GAJOWA 98, DZIAŁKA NR 1/2 OBR. 85	BRANŻA: S
INWESTOR: MIASTO BYDGOSZCZ UL. JEZUICKA 1, 85–102 BYDGOSZCZ	FAZA: PW
OPRACOWANIE: MGR INŻ. PRZEMYSŁAW NOWICKI MGR INŻ. AGNIESZKA PATEK	NR UPRAW. UR/0056/PBS/24 UR/0056/PBS/19
SPRAWOZDAJĄCY: MGR INŻ. PRZEMYSŁAW NOWICKI	PODPIS
TREŚĆ: PROJEKT ZAGOSPODAROWANIA TERENU– KAN. SANITARNA	SKALA 1:100
GÓRZÓW WIELKOPOLSKI, 26.03.2025r.	S04