


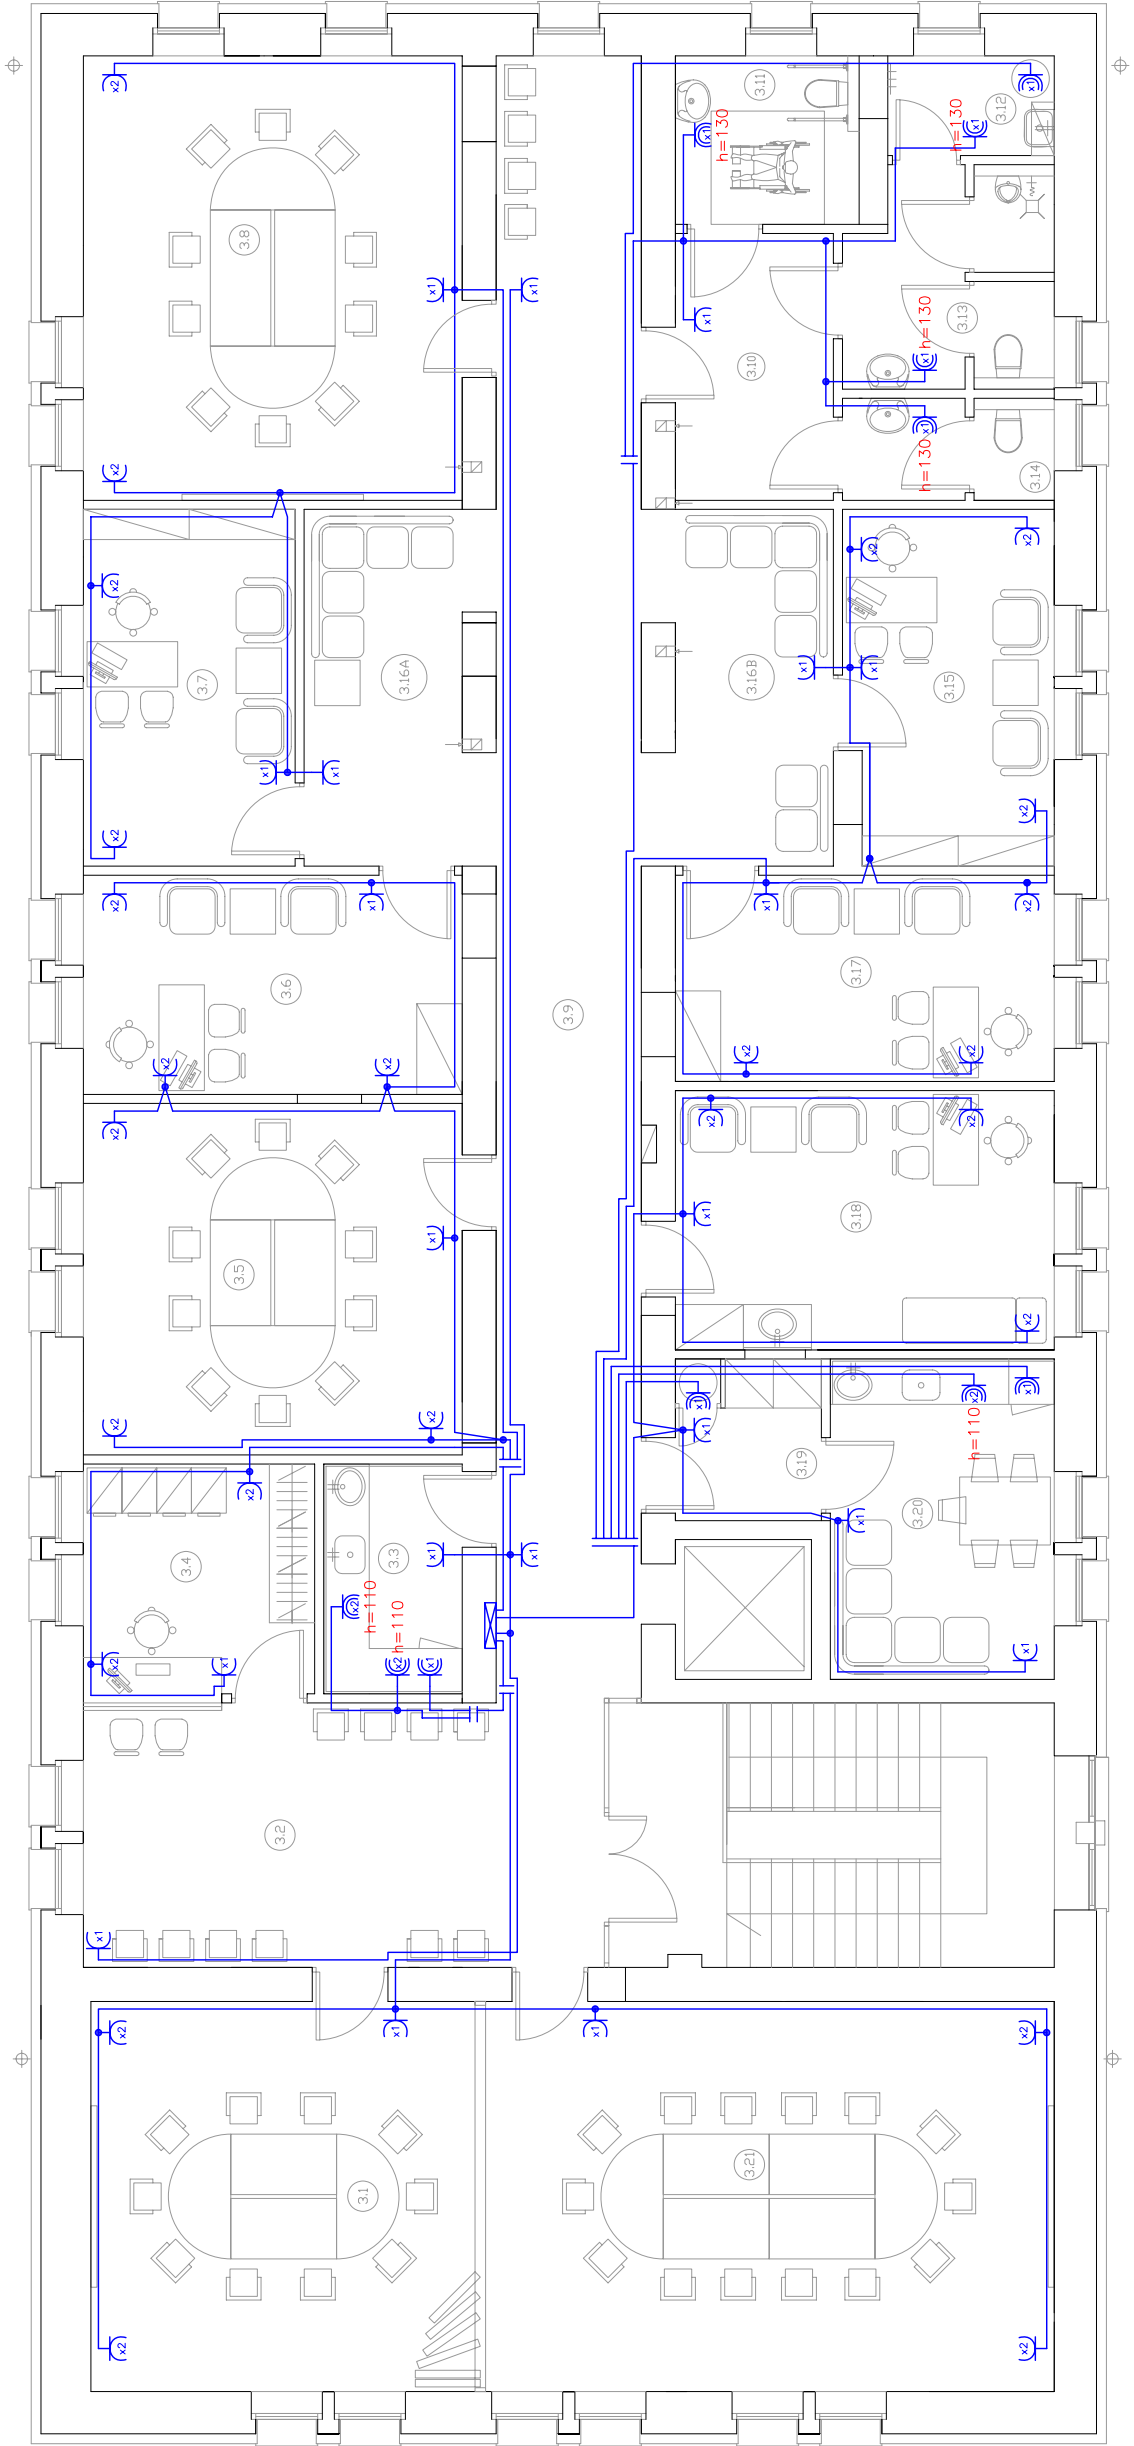

LEGENDA

	Zestaw tablic podtynkowych IP-30 TG3- tablica gospodarza 3-piętra TK3- tablica komputerowa 3-piętra TW3- tablica wentylacji 3-piętra
	Gniazdo p/1 230V 2 x 2P+Z Legrand Sistena
	Gniazdo p/1 230V 2P+Z Legrand Sistena
	Gniazdo p/1 230V 2P+Z IP-44 Legrand Sistena
	Gniazdo p/1 230V 2 x 2P+Z IP-44 Legrand Sistena

PRACOWNIA ARCHYTEKTONICZNA "WARS" TOMASZ MACH 00-839 WARSZAWA ul.TOWAROWA 22 "JUPITER CENTRUM" tel.(0-22) 652-26-50 lub 0-602-357-111 / fax (0 22) 652-17-18				INWESTOR: Samodzielny Zespół Publicznych Zakładów Lecznictwa Otwartego Warszawa - Ochota	
TEMAT: ADAPTACJA POMIESZCZEŃ NA III PIĘTRZE PRZYCHODNI DLA POTRZEB NOWOUTWORZONEJ PORADNI UZALEŻNIEŃ				ADRES: ul. Sosnkowskiego 18, Warszawa - Ursus	
FAZA: PROJEKT ARCHYTEKTONICZNO-BUDOWLANY I WYKONAWCZY				ZAKRES: SCHEMAT INSTALACJI GN. 230V OGÓLNE RZUT III PIĘTRA	
PROJEKTANT: mgr inż. Sulej Maciej				OPRACOWAL: mgr inż. Sulej Maciej	
NR. UPRAW.: MAZ/0302/PWOE/04				DATA: 06.2007	
SKALA: 1:100				NR.RS.: P+/B+/A/	
03					