



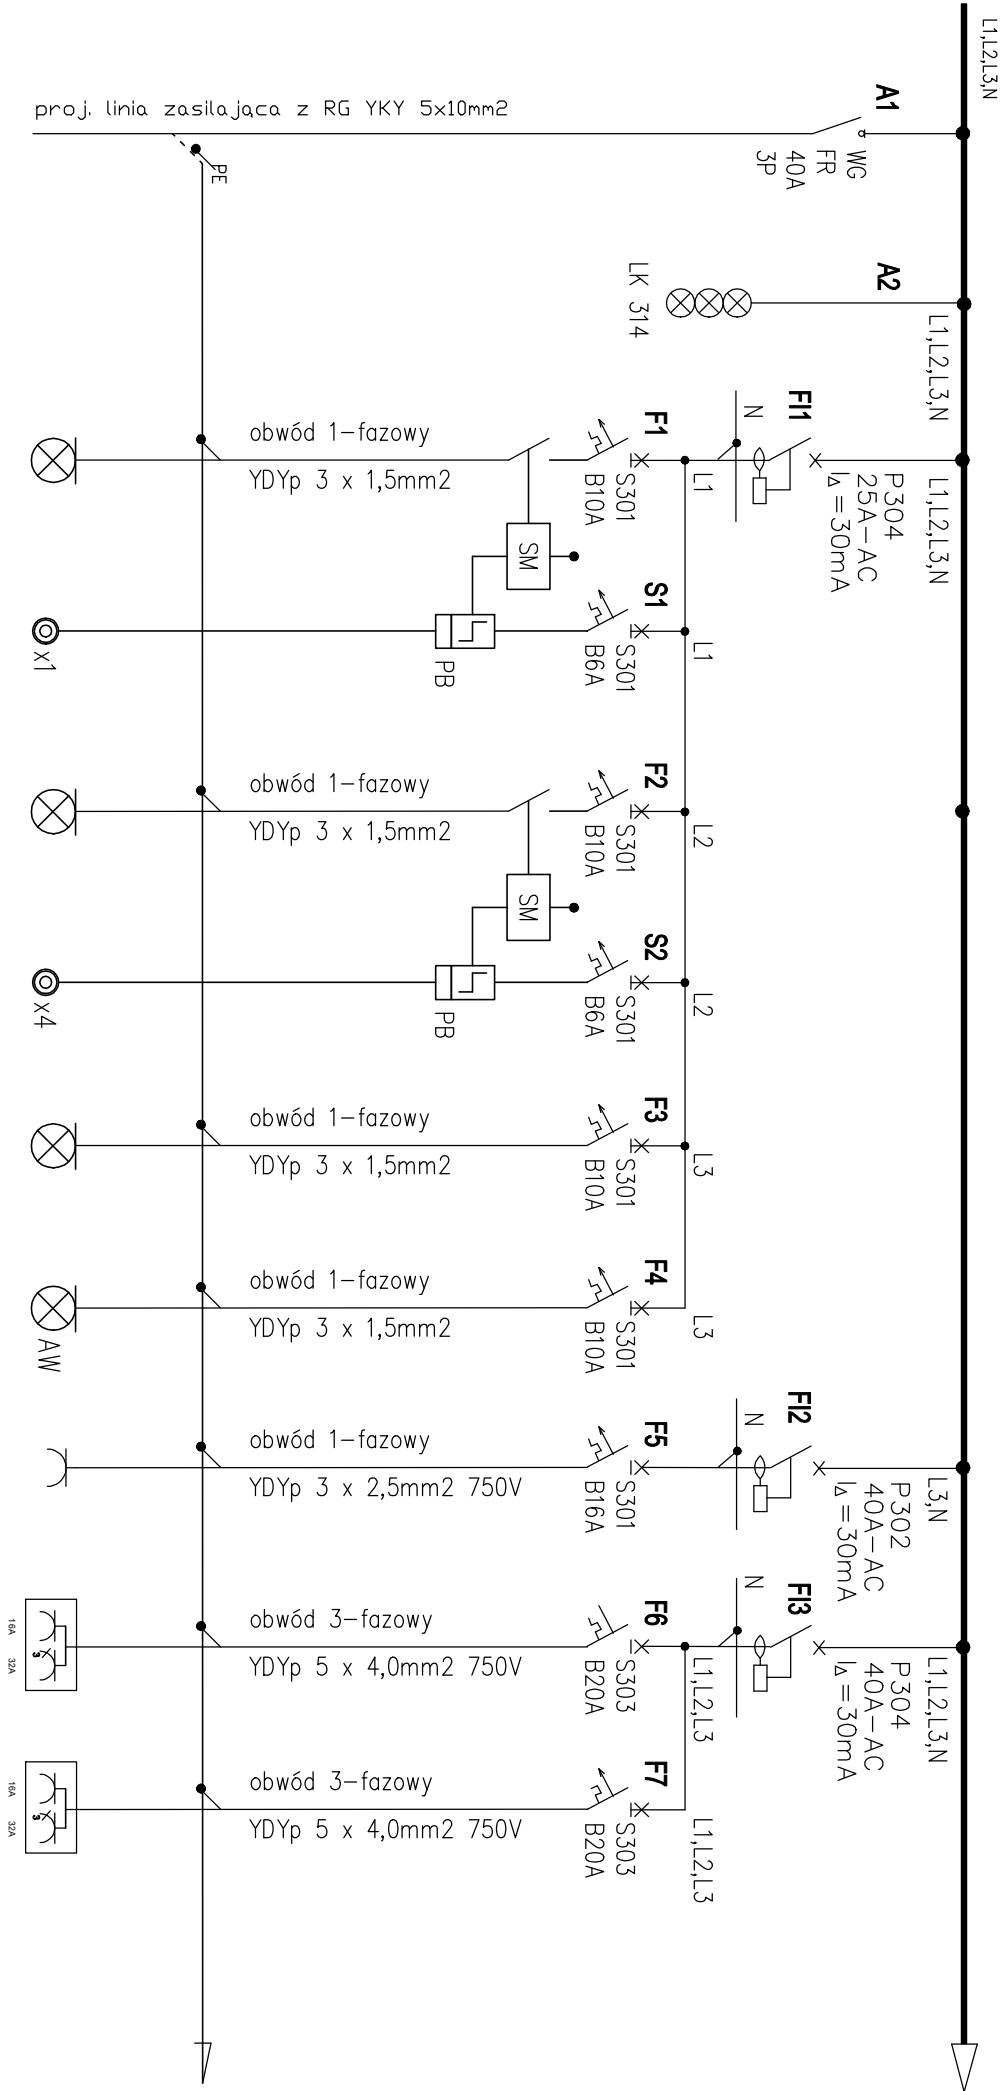

rzut projektowane j
rozdzielniczy T-P1

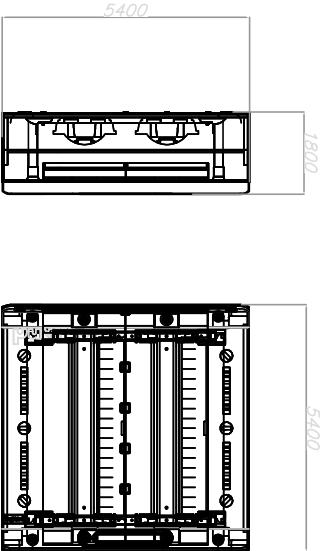

PARAMETRY ROZDZIELNICZY:
Typ obudowy: XL 3 125
Stopień ochrony: IP 40
Stop. odporn. mech. IK: 09
Klasa ochronności: II – izolacyjna
Układ sieci: TN/TT
Napięcie znamion.: 400V AC
Prąd znamionowy In: 125A
Prąd zwarciaowy Ipk: ...kA
Montaż: Naścienne

Wymiary (wys.szer.głęb.): 450x450x150
Producent: Legrand

Opis	kontrola obecności zasilania	zasilanie oświetlenia przejęcia magazyn 1	sterowanie oświetleniem magazyn 1	zasilanie oświetlenia strefy magazyn 1	sterowanie oświetleniem magazyn 1	zasilanie oświetlenia zewnętrznej rampy przód i tył	zasilanie oświetlenia awaryjnego	zasilanie gniazdz wtykowych 2P+Z, 230V magazyn 1	zasilanie rozdzielnic wtykowych 230V+400V magazyn 1	zasilanie rozdzielnic wtykowych 230V+400V magazyn 1
Moc [kW]	----	0,2	----	0,8	----	0,1	0,1	2,5	8,0	8,0

Pi = 19,70 [kW]
kj = 0,30
Ps = 5,91 [kW]

OCHRONA OD PORAŻEŃ
ZGODNIE Z PN-IEC/HD 60364
SAMOCZYNNIE WYŁĄCZENIE
ZASILANIA W UKŁADZIE SIECI TN-S

NINIEJSZE OPRAWOWANIE STANOWI DZIEŁO AUTORSKIE I PODLEGA OCHRONIE ZGODNIE Z USTAWĄ 83 Z DNIA 04.02.1994 O PRAWIE AUTORSKIM I PRAWACH POKREWNYCH

tel. 605 039 359	e-mail: arekciecza@o2.pl
TEMAT PROJEKTU: LOKALIZACJA:	Opracowanie dokumentacji projektowo-kosztorysowej dla potrzeb remontu instalacji elektrycznej w budynku nr 56 na terenie kompleksu wosjkowego przy ul. Okólnej 37 w Toruniu
NAZWA RYSUNKU:	Tablica rozdzielcza T-P1
WYKONAŁ:	Inż. i nazwisko
PROJEKTANT:	mgr inż. ARKADIUSZ TĘCZA
SPRAWDZAJĄCY:	inż. RYSZARD TĘCZA
DATA OPRACOWANIA:	07.2024
SKALA 1:100	NR RYSUNKU IE - 02