

Usługi Geodezyjne Edyta Bielska
ul. Koszobudzkiego 5 m. 93, 09-400 Płock
NIP 7741155604, REGON 610145249
tel. +48 609 241 744

Mapa do celów projektowych

Skala mapy		1:500
Położenie obszaru opracowania		Cekanowo dz. 110/9, 118
Nazwa gminy		Bielsk
Obręb ewidencyjny	identyfikator, nazwa	141901_2.0003 CEKANOWO
Nazwa wykonawcy prac geodezyjnych		Usługi Geodezyjne Edyta Bielska
Identyfikator zgłoszenia prac geodezyjnych		GGN-III.6640.568.2024
Imię i nazwisko oraz numer uprawnień zawodowych kierownika prac geodezyjnych		Geodeta Uprawniony Edyta Bielska, nr uprawnień 14247
Oznaczenie układu	współrzędnych płaskich prostokątnych	PL-2000 strefa 7
	wysokościowego	PL-EVRF2007-NH (Amsterdam)
Określenie obszaru, który był przedmiotem aktualizacji		oznaczono linią przerywaną
Data oraz imię i nazwisko osoby, która opracowała mapę		03.03.2024 Geodeta Uprawniony Edyta Bielska nr uprawnień 14247

Nie wyklucza się istnienia w terenie urządzeń podziemnych nie pokazanych na mapie, które nie zostały odnalezione podczas wykonywania inwentaryzacji geodezyjnej lub które nie zostały zgłoszone do inwentaryzacji przed zasypaniem

Niniejszym oświadczam, że dokumentacja powstała w wyniku wykonania prac geodezyjnych zgłoszonych pod nr GGN-III.6640.568.2024 do Starosty Płockiego przez wykonawcę Usługi Geodezyjne Edyta Bielska, kierownik prac geodezyjnych Edyta Bielska uprawnienia nr 14247, uzyskała pozytywny wynik weryfikacji zawarty w protokole nr GGN-III.6640.568.2024_1 z dnia 15.03.2024. Jestem świadomy odpowiedzialności karnej za złożenie fałszywego oświadczenia.

Usługi Geodezyjne Edyta Bielska
ul. Koszobudzkiego 5 m. 93, 09-400 Płock
NIP 7741155604, REGON 610145249
tel. +48 609 241 744

Oznaczenia melioracji

zbieracz

sączki

OZNACZENIA

Z


Hn

granicę terenu

OPRACOWAŁA

mgr inż. Grażyna Dziągłewska

Szkic orientacyjny 1:25 000

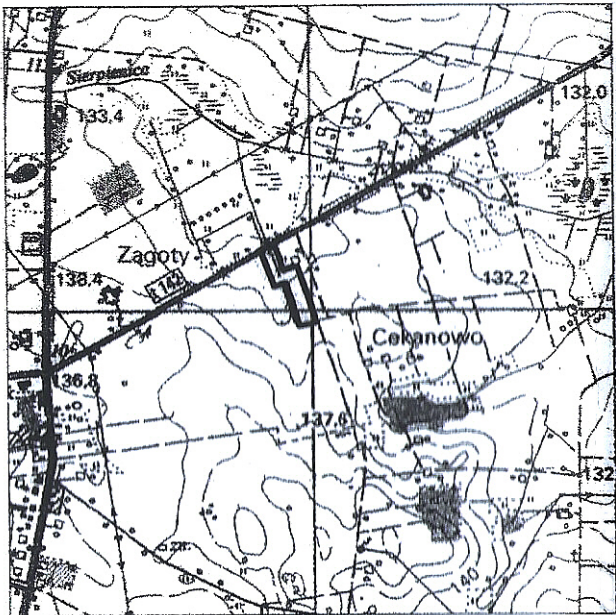

Za zgodność z oryginałem

PRYWATNA PRACOWNIA PROJEKTOWA
SIECI I INSTALACJI SANITARNYCH
mgr inż. Grażyna Dziągłewska

dRYS.	Projekt zagospodarowania terenu	nr rys. 1
NAZWA PROJEKTU	PROJEKT BUDOWLANY. PROJEKT ZAGOSPODAROWANIA TERENU ROZBUDOWA SIECI WODOCIĄGOWEJ	skala 1:500
NAZWA I ADRES ZAMIERZENIA BUDOWLANEGO	Sieć wodociągowa na działkach o nr ew.: 118, 110/3, 110/9 w miejscowości Cekanowo gm. Bielsk.	data 06.2024
PROJEKTANT	mgr inż. Grażyna Dziągłewska PPSiIS SANICO upr.proj. 82 / 92 w spec. inst.-inż. w zakresie sieci i instal. sanitarnych oraz ochr. środowiska; MAZ/IS/4132/02	