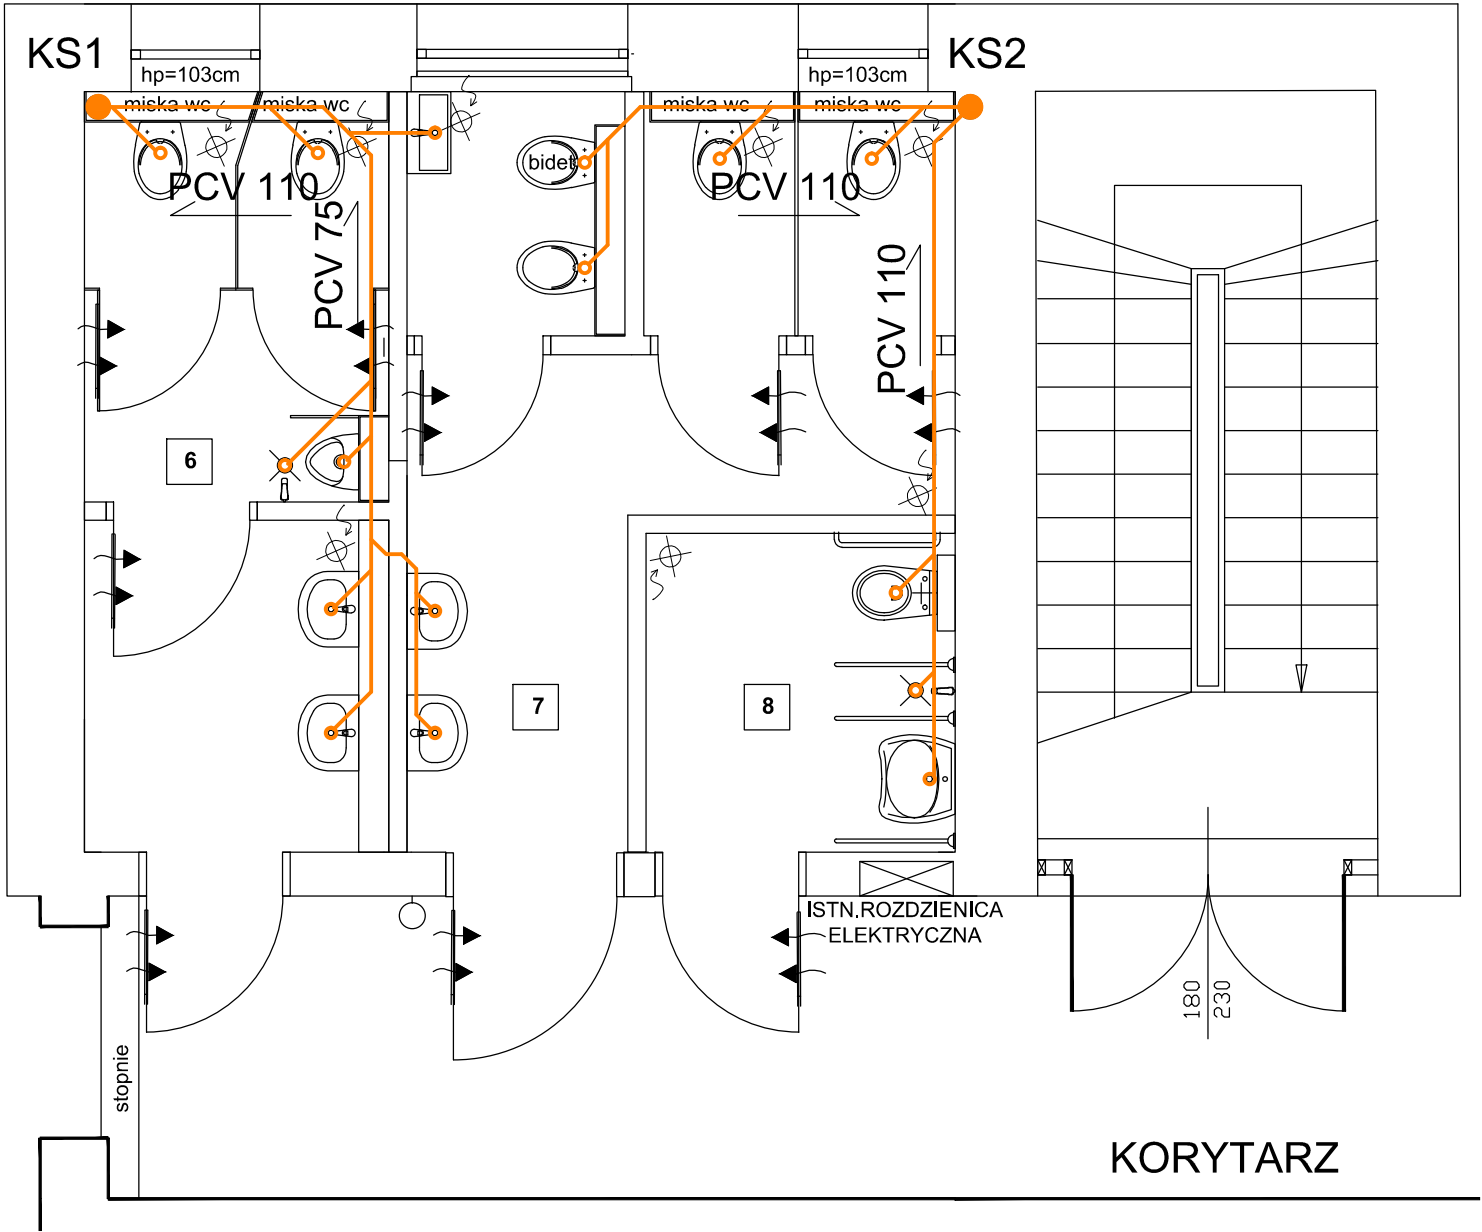

 


# RZUT PIĘTRA



## LEGENDA:

-  - projektowana instalacja kanalizacji sanitarnej
-  - istniejący pion kanalizacji sanitarnej

 <div>Pracownia Projektowa i Realizacja Inwestycji MONARCH Monika Szumielska NIP 697-145-90-00 tel. 691 126 007 monika@monarch.com.pl ul. Karpińskiego 16, 64-100 Leszno Adres biura: ul. Okrężna 10/14, 64-100 Leszno</div>	
DOSTOSOWANIE SANITARIATÓW URZĘDU MIEJSKIEGO GMINY RAWICZ DLA POTRZEB OSÓB NIEPEŁNOSPRAWNYCH	
Temat :	
RZUT PIĘTRA INSTALACJA KANALIZACJI SANITARNEJ	
Nazwa rysunku :	
SKALA : 1:50	Branża : INSTALACJE SANITARNE
S.06	działka nr. ewid. 488/7, obręb nr 0001 Rawicz, nr jednostki ewid. 302205_4 Rawicz
Nr rys. :	Lokalizacja :
04'2024	GMINA RAWICZ ul. Piłsudskiego 21, 63-900 Rawicz
DATA : 04'2024 Inwestor :	
Instalacje sanitarne- Projektant	
mgr inż. Kamila Szyszka uprawnienia budowlane do projektowania w specjalności architektonicznej bez ograniczeń nr ewid. WKP/0190/PWOS/22	
STADIUM OPRACOWANIA:	
PT	