


PROJEKT ZAGOSPODAROWANIA TERENU

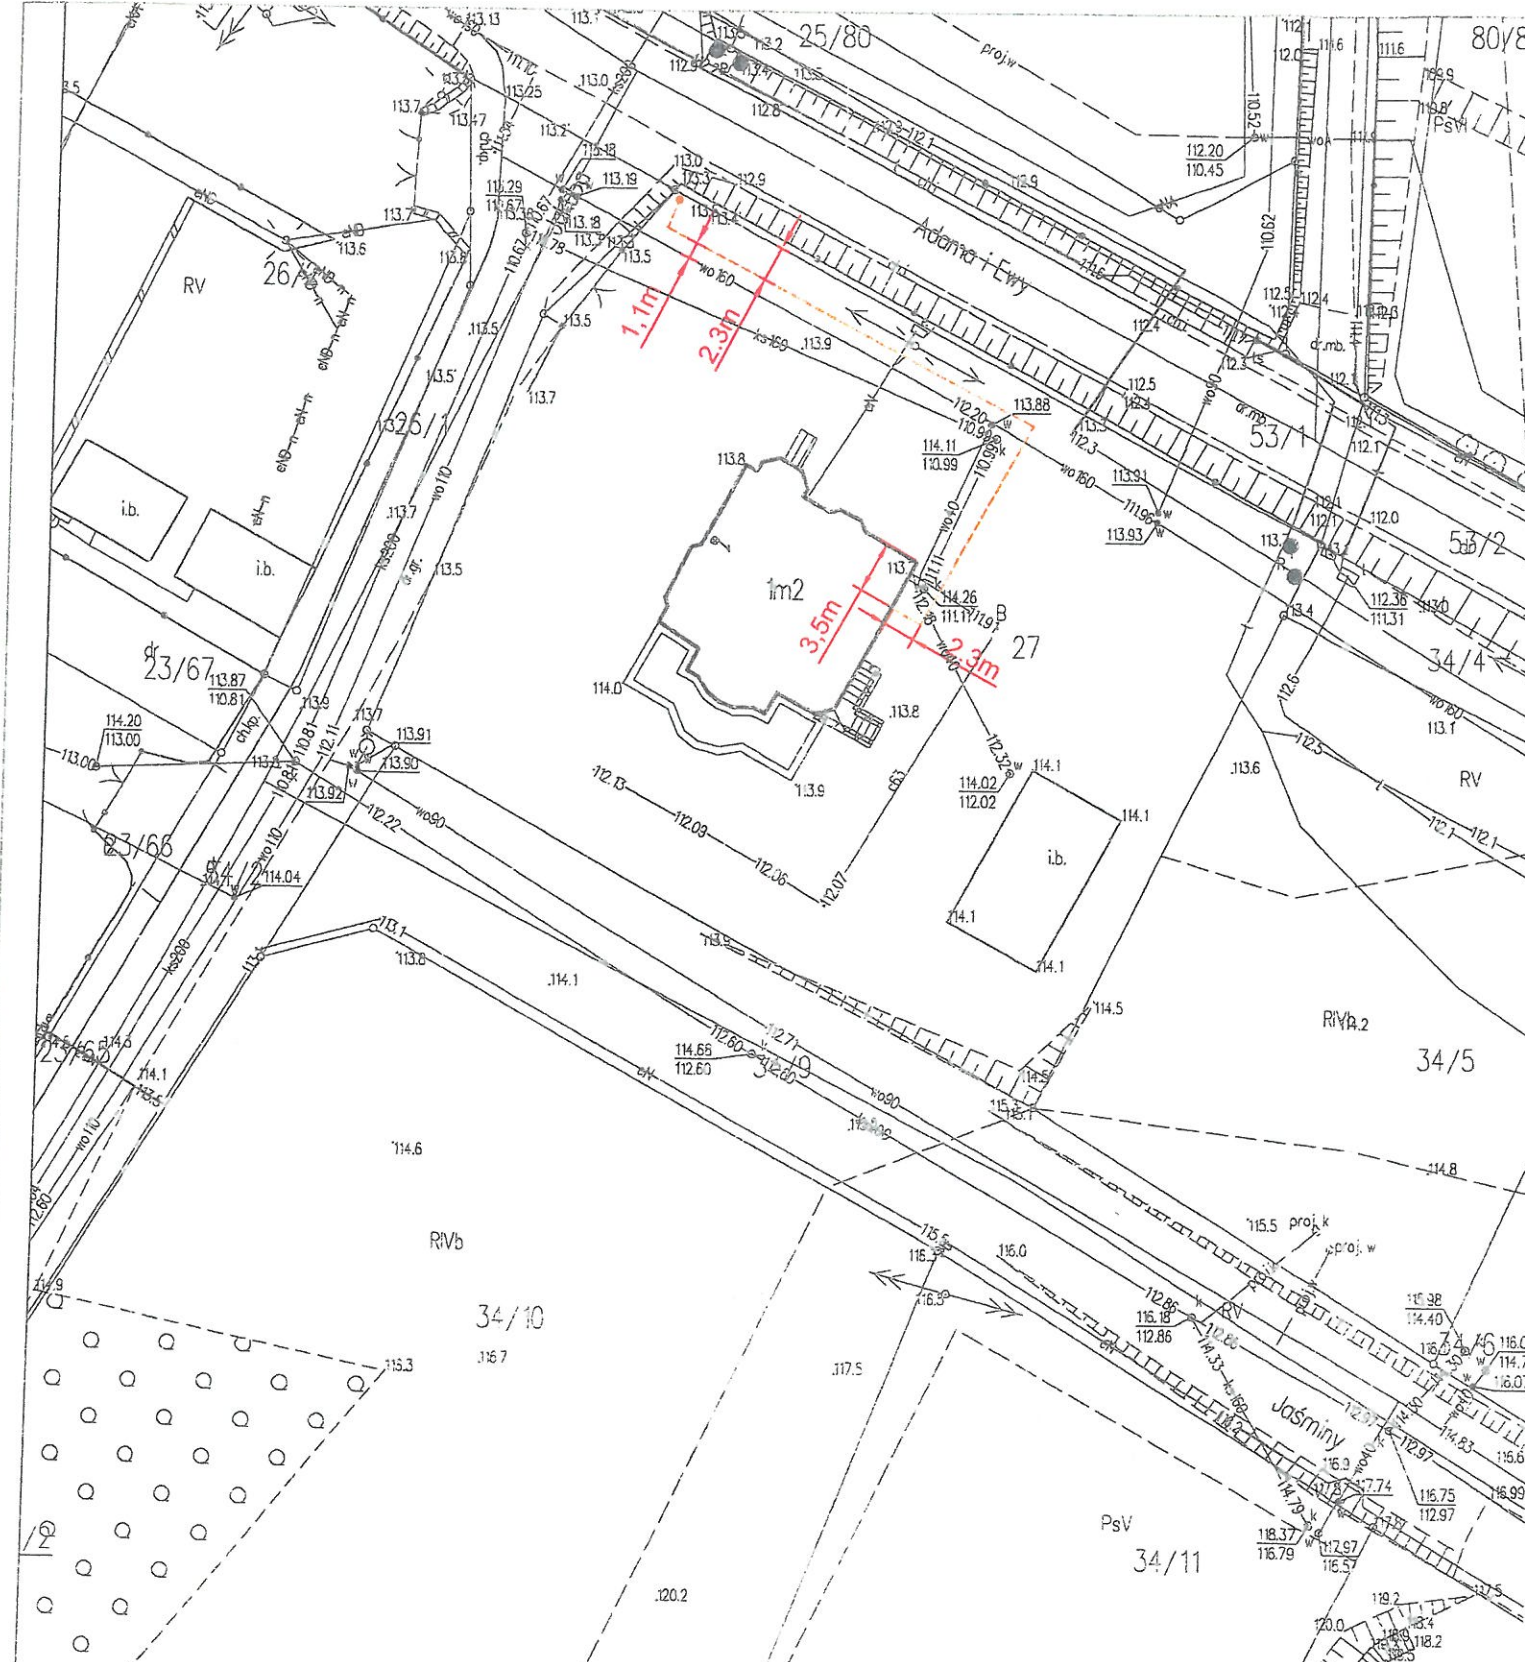

URZĄD GMINY STAWIGUDA
 11-034 Stawiguda, ul. Olsztyńska 10
 woj. warmińsko-mazurskie

Uzgodnienie
 dot. projektu zag. terenu instalacji
 teletechnicznej na dz. 27 ob. Majdy
 dnia 22.07.2019r.
 Uzgadnia się z zastrzeżeniem

[Signature]
 Z up. [Signature]
 Kierownik Referatu
 Gospodarki Technicznej

LEGENDA	
	Projektowana kanalizacja teletechniczna - HDPE fi 40mm
	Projektowany słup na fundamencie do montażu kamer monitoringu

Poświadczam się zgodność niniejszej kopii z treścią materiału państwowego zasobu geodezyjnego i kartograficznego	
Organ prowadzący państwowy zasób geodezyjny i kartograficzny	STAROSTA OLSZTYŃSKI
Nazwa materiału zasobu	MAPA ZASADNICZA skala 1:500
Identyfikator ewidencyjny materiału zasobu	P.2314.2015.201
Data wykonania kopii	2019-07-19
Imię, nazwisko i podpis osoby reprezentującej organ	Zenon Bukowski inspektor w Urzędzie Geodezyjnym

JEDNOSTKA UDOSTĘPNIAJĄCA: STAROSTWO POWIATOWE W OLSZTYNIE
 Oznaczenie kancelaryjne wniosku: GD-I.6642 2926/2019

Województwo: warmińsko-mazurskie
 Powiat: olsztyński
 Jednostka ewid.: Stawiguda
 Dział: Majdy

Starostwo Powiatowe
 w Olsztynie
 Plac Bema 5
 10-516 Olsztyn
 60

Układ współrzędnych: PL 2000
 Układ wysokościowy: Kronsztadt 85
 Dokument zawiera dane ewidencyjne niespełniające
 wymagań określonych w rozporządzeniu w sprawie
 ewidencji gruntów i budynków

Sprządził(a): z_bukows

Biuro Usług Technicznych Arkadiusz Gniewkowski
 ul. Gen. J. Hallera 1/31; 10-693 Olsztyn
 tel: 609 603 810; e-mail: arek.gniewkowski@gmail.com

OBIEKT
MONITORING WE WSI MAJDY

LOKALIZACJA
 Majdy gm. Stawiguda, dz. nr 27

**PROJEKT ZAGOSPODAROWANIA TERENU
 INSTALACJA TELETECHNICZNA**

BRANŻA elektryczna	FAZA pr.budowlany	SKALA 1:500	DATA 07.2019r.	NR RYS. E-1
PROJEKTANT mgr inż. Arkadiusz Gniewkowski	UPRAWNIENIA WAM/0183/PWOE/12	PODPIS <i>[Signature]</i>		
SPRAWDZAJĄCY mgr inż. Paweł Kraska	UPRAWNIENIA WAM/0151/POOE/15	PODPIS <i>[Signature]</i>		