


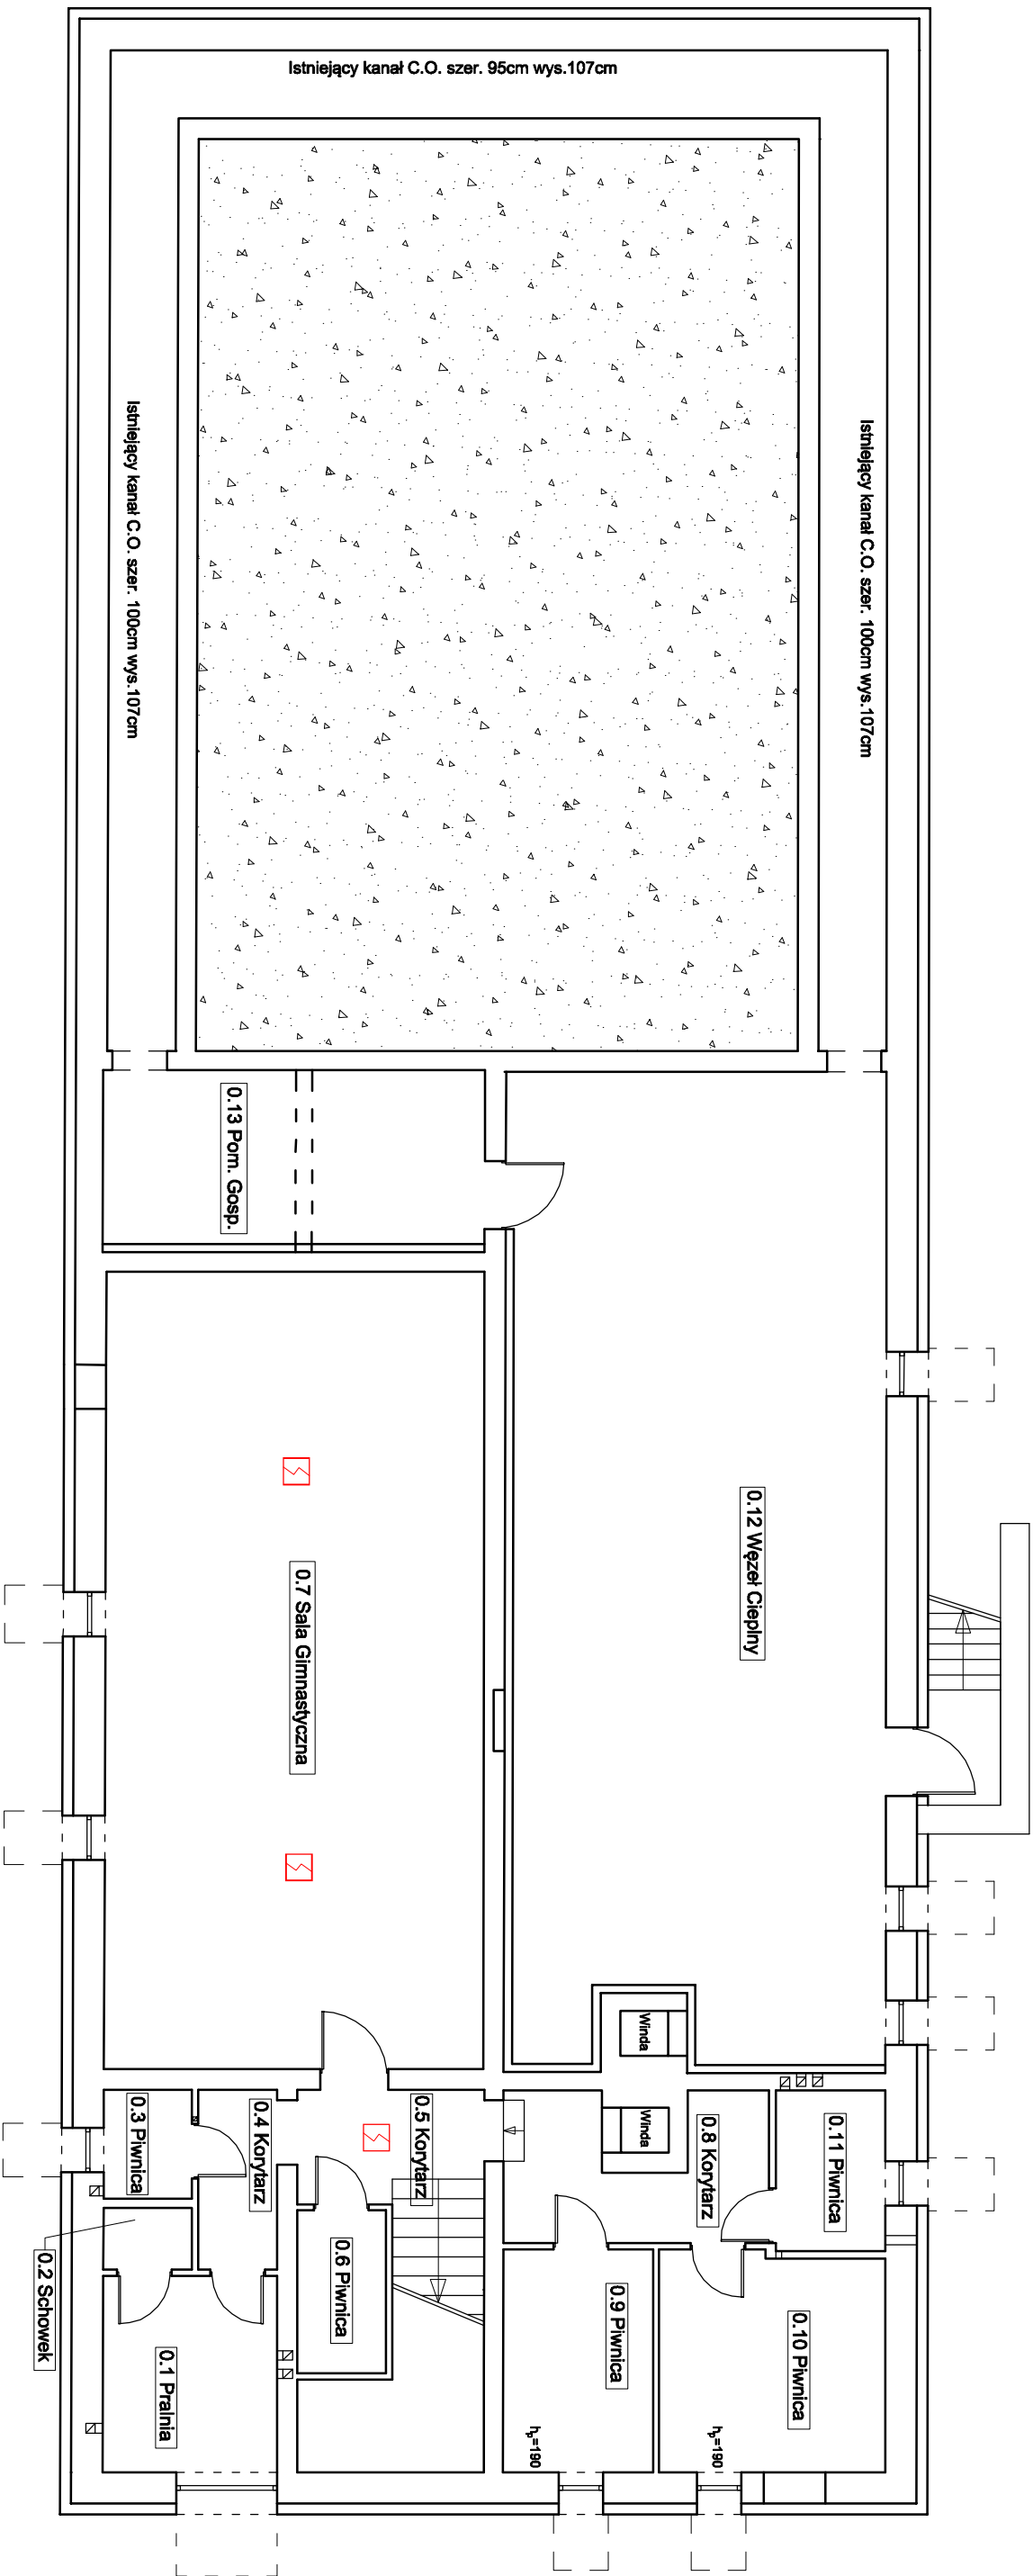

RZUT PIWNICY

☒ **Autonomiczna czujka dymu ADR-20N** jest przeznaczona do wykrywania widzialnego dymu, powstającego w bezpłomieniowym początkowym stadium pożaru, wtedy, gdy materiał zaczyna się tlić, a więc na ogół długo przed pojawieniem się otwartego płomienia i zauważalnego wzrostu temperatury. Pozwala na wczesne wykrycie pożaru w niedużych obiektach - mieszkaniach, domach (w piwnicach, garażach, na strychach itp.). Może pracować samodzielnie, a także w sieci kilku czujek połączonych ze sobą. Jest przewidziana do pracy w pomieszczeniach zamkniętych, w których w normalnych warunkach nie występuje dym, kurz i skraplanie pary wodnej. Zasilana jest baterią o napięciu 9V. Montaż i konserwację należy wykonywać zgodnie z DTR i instrukcjami producenta

Tytuł projektu: "Projekt urządzenia przeciwpożarowego - czujki autonomiczne dymu w Przedszkolu samorządowym nr 5 w Kępnie"		
Adres inwestycji: Os. 700lecia 9 dz. nr.ew. 1654/64 63-800 Kępno		
Nazwa rysunku: - Rozmieszczenie czujek autonomicznych dymu piwnica		
Status projektu: Projekt urządzenia przeciwpożarowego		
projektant Piotr Wasilucionek		
nr upr.: UAN 734-78/94		
Data: 01.2025	Skala: 1:100	Nr rys. / str: 1