


KS

OZNACZENIA:

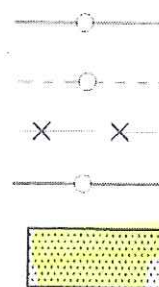


- proj. kanalizacja sanitarna
- proj. kanalizacja sanitarna-przyłącza
- istn. kanalizacja sanitarna do likwidacji
- proj. kanalizacja deszcz. po przełączeniu kanalizacji sanitarnej
- pas montażowy

UWAGA: przed wykonaniem przyłącza do bud.36 studnia-S2 najpierw należy zlokalizować przyłącze gazu. Odległość studni S2 od przyłącza gazu L=1,5m

BIURO PROJEKTÓW POLSKIE ZRZESZENIE INŻYNIERÓW I TECHNIKÓW SANITARNYCH ODDZIAŁ TORUŃ UL. PIERNIKARSKA 4/1, 87-100 TORUŃ				
INWESTOR	TORUŃSKIE WODOCIĄGI Sp. z o.o. ul. RYBAKI 31/35 87-100 TORUŃ			
STADIUM	PROJEKT BUDOWLANO-WYKONAWCZY			
BRANŻA	SANITARNA			
TYTUŁ OPRACOWANIA	BUDOWA PODŁĄCZEŃ KANALIZACJI SANITARNEJ DLA POSESJI PRZY UL. POZNAŃSKIEJ 34a-42 W TORUNIU DZ. NR 223, 218 OBR : 70			
	IMIĘ I NAZWISKO	NR UPRAWNIENI	SPECJ.	PODPIS
PROJEKTANT	mgr inż. EWA ŚLUSARKIEWICZ	UAN-IV/8346/148/ TO/85-87	INSTAL.-INŻYNIERYJNA	
SPRAWDZAJĄCY	mgr inż. BARBARA TESARZ	UAN-IV/8346/28/ TO/87	INSTAL.-INŻYNIERYJNA	
NAZWA RYSUNKU	PROJEKT ZAGOSPODAROWANIA TERENU -SIEĆ KANALIZACJI SANITARNEJ Z ODGAŁĘZIENIAMI BOCZNYMI- PAS MONTAŻOWY			SKALA 1:500
				DATA OPRAC. 01.2017 r.
				NR RYS. 3

WOJEWODA KUJAWSKO-POMORSKI
Załącznik do zgłoszenia:
znak: WUR.1.7843.2.188.2017.07
przyjętego dnia: 14.09.2017 r.

WOJEWODA KUJAWSKO-POMORSKI
Zygmunt Borkowski
Dyrektor
Wydział Infrastruktury i Rolnictwa

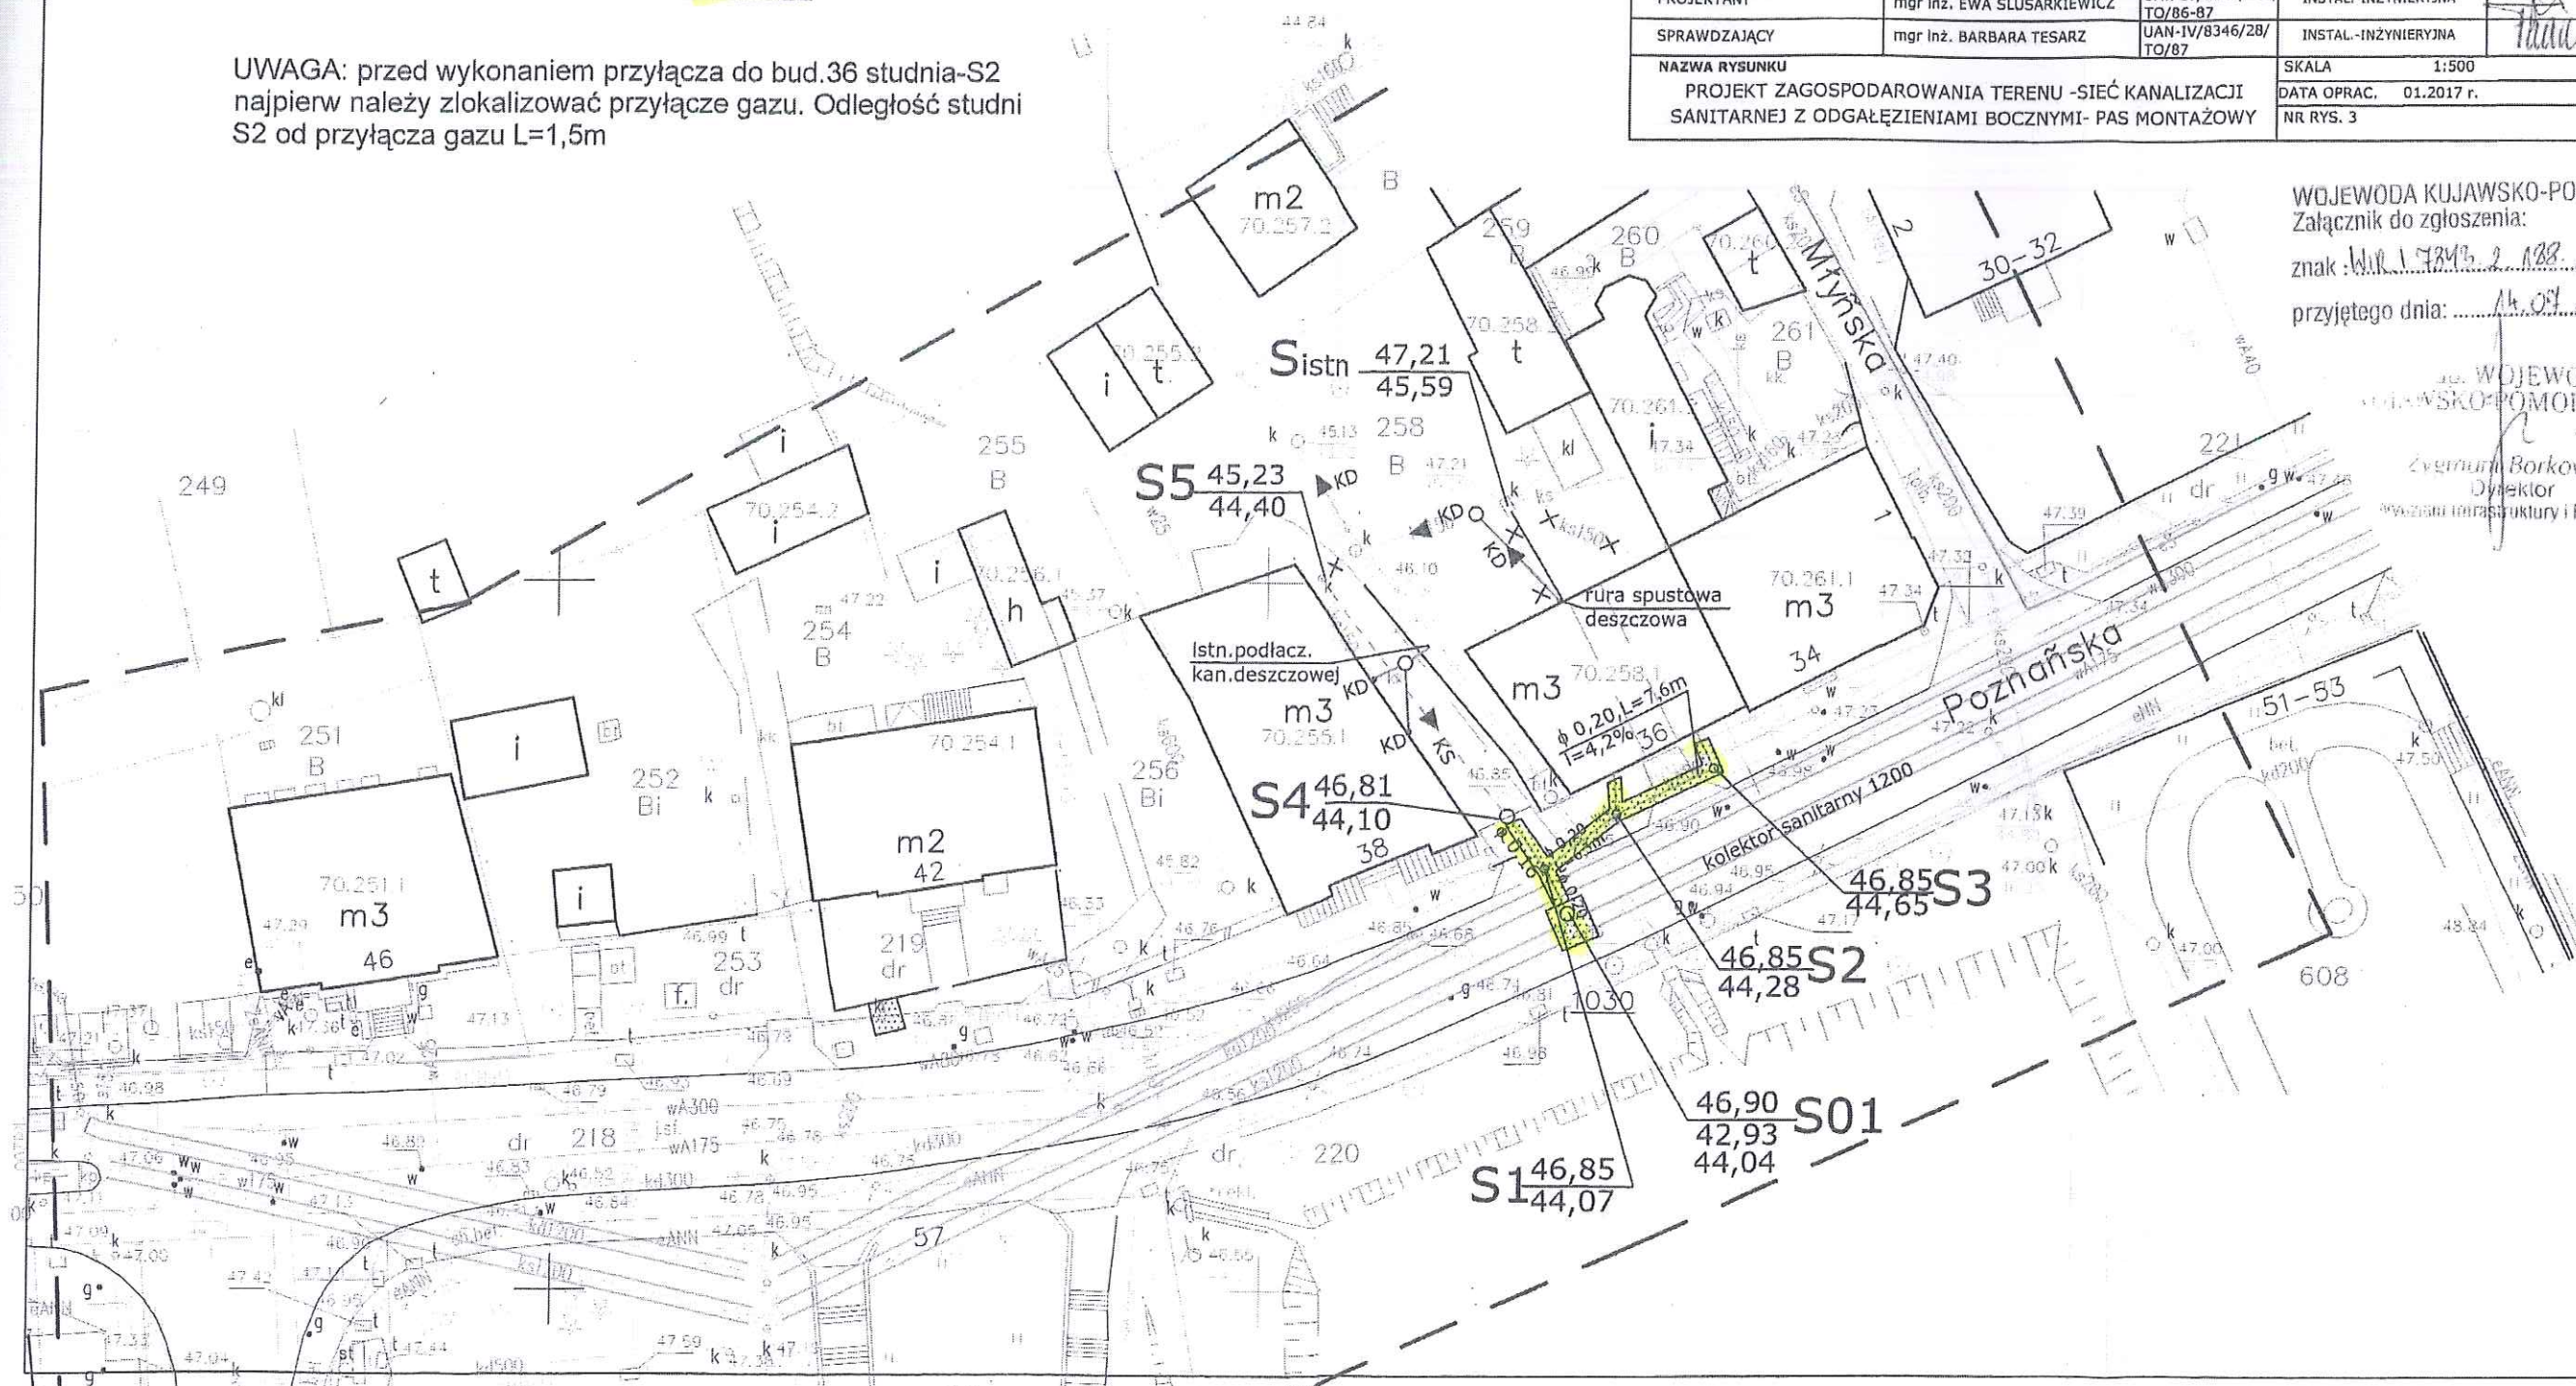

Mapa do celów projektowych
została wykonana bez ustaleń
obrotu

MAPA DO CELÓW PROJEKTOWYCH

SKALA 1:500

Układ odniesienia: PL-ETRF89, układ wsp. płaskich: PL-2000 strefa 6 (18°), układ wys.: Amsterdam 55
Poznańska 55

Województwo: kujawsko-pomorskie

Jednostka ewidencyjna: 046301.1, Toruń

Obręb: 0070, Obręb 70

ALIZBA
Geodeta uprawniony
Andrzej Krzemień
ul. Stolarska 16, 87-720 Ciechocinek
tel. (054) 64-13-63 (054) 64-41-63
fax (054) 210-11-50 NIP 891-104-00-95

GEODETA UPRAWNIENY
nr świadectwa 17544

mgr inż. Andrzej Krzemień



Poświadczam, że niniejszy dokument został opracowany
w wyniku prac geodezyjnych i kartograficznych, których
rezultaty zawiera operat techniczny wpisany do ewidencji
materiałów państwowego zasobu
geodezyjnego i kartograficznego

Organ prowadzący państwowy
zasób geodezyjny i kartograficzny
Instytut Geodezyjny i Kartograficzny
Data wpisania operatu technicznego
do ewidencji materiałów państwowych
Imię, Nazwisko i podpis osoby
reprezentującej organ

PREZYDENT MIASTA
TORUNIA

P.0463.

2017. 1773

07.09.2017 REFERAT

mgr inż. Andrzej Krzemień

Projekt zagospodarowania terenu

1. Przyłącze kanalizacji deszczowej

KD

Legenda:

D
proj. przyłącze kanalizacji deszczowej dn. 600mm
istn. kolektor deszczowy dn. 1200mm

UWAGA:

DNO I SKARPY ROWU, NA DOCIĄKU
OD ZAKONTOWANEJ KRATY DO KŁOTU DO ROWU, NA DŁ. L=4.0m,
UNOŚNIĆ PŁYTAMI TYPU 10x2 O WYMIARACH 1,0x0,8m

Za zgodność z oryginałem
mgr inż. Jan Kretkowski

Projektowanie i Nadzory Wod-Kan mgr inż. Jan Kretkowski
ul. Miodowa 3, Mała Nieszawka, 87-103 Toruń

Obiekt: Budowa przyłącza kanalizacji deszczowej dla potrzeb odpływu wód nadmiarowych ze stawu „Rafińskich” przy ul. Poznańskiej (dz. nr 218 ob. 70) w Toruniu.		
Nazwa rys.	Projekt zagospodarowania terenu	
Inwestor:	Gmina Miasta Toruń ul. Wały gen. Sikorskiego 12 87-100 Toruń	
Projektant:	mgr inż. Jan Kretkowski	upr. UAN-IV/8346/11/TO/88 w spec. instalacyjno – inżynierskiej
Data: 09.2017r		Skala 1:500
		Rys. nr 1





