

Mapa do celów projektowych

skala 1:500

Bydgoszcz - ul.Gajowa 98

dz.1/2

Woj.: kujawsko - pomorskie

Powiat: Miasto Bydgoszcz

Jedn.ewid.: 046101_L_Miasto Bydgoszcz

Obręb: 046101_L0485

Oznaczenie kancelaryjne: MPG.D.422J398.2021
Stan na dzień: 18.05.2021r.

PUNG 2000 s.6

Poziom odniesienia: PL-EVRF 2007-NH

Arkusz mapy: 6J93.2107.2.2

Nie wykonano ustalenia obciążeń służebnościami gruntowymi.

Nie wyklucza się istnienia w terenie również urządzeń podziemnych ułożonych, a nie zgłoszonych do inwentaryzacji geodezyjnej.

ZAKRES AKTUALIZACJI

NAVIGO I.R. Domke sp. j.

ul. Mściwoja 10 lok. U-1, 85-459 Bydgoszcz

NIP: 554 294 76 78, KRS: 0000669869

(1) tel.: 664-262-111, 608-306-509

GEODETA UPRAWNIONY
Robert Domke
upr. zaw. 21 827

Elektronicznie podpisany
przez Robert Domke
16-06-2021

LEGENDA:

GRANICE DZIAŁEK OBJĘTYCH WNIOSEM

ISTNIEJĄCY BUDYNEK SZKOŁY OBJĘTY INWESTYCIĄ

OBIEKTY DO ROZBÍÓRKI

ISTNIEJĄCA NAWIERZCHNIA UTWARDZONA

TRAWNIK/POWIERZCHNIA BIOLOGICZNIE CZYNNA

WYMIANA ISTNIEJĄCEJ NAWIERZCHNI NA KOSTKĘ BRUKOWĄ BETONOWĄ

6MP ILOŚĆ ISTNIEJĄCYCH MIEJSC POSTOJOWYCH

PROJEKTOWANE MIEJSCA POSTOJOWE DLA NIEPEŁNOSPRAWNYCH O WYMIARACH 3,6x5m NA ISTNIEJĄCYM UTWARDZENIU

WIATA ŚMIETNIKOWA

WEJŚCIE DO BUDYNKU

WJAZD NA DZIAŁKĘ

ILOŚĆ KONDYGNACJI NAZIEMNYCH

HYDRANT DN80

UTWARDZONE DOJŚCIE EWAKUACYJNE O SZEROKOŚCI MIN 1,5m i DŁUGOŚCI MAX 50m

DROGA POŻAROWA

ŚCIANA ODDZIELENIA PPOŻ

Kanalizacja sanitarna

Studnia kanalizacyjna

Kanalizacja deszczowa

Studnia kanalizacyjna

Studnia chłonna z włazem ażurowym

UWAGI I OZNACZENIA:

B1 OPRAWA LED 3450lm

25W IP65 IK08 740 RAL9006 272x238x73mm.

B2 OPRAWA LED 5800lm

44W IP65 IK08 740 RAL9006 272x238x73mm.

C1 OPRAWA MINI LED 2708lm 25W IP66 IK09


740 RAL9006 507x209x144mm.

C2 OPRAWA MINI LED 4751lm 42W IP66 IK09

740 RAL9006 507x209x144mm.

rura osłonowa Ø75mm

kable elektroenergetyczne nN 0,4kV

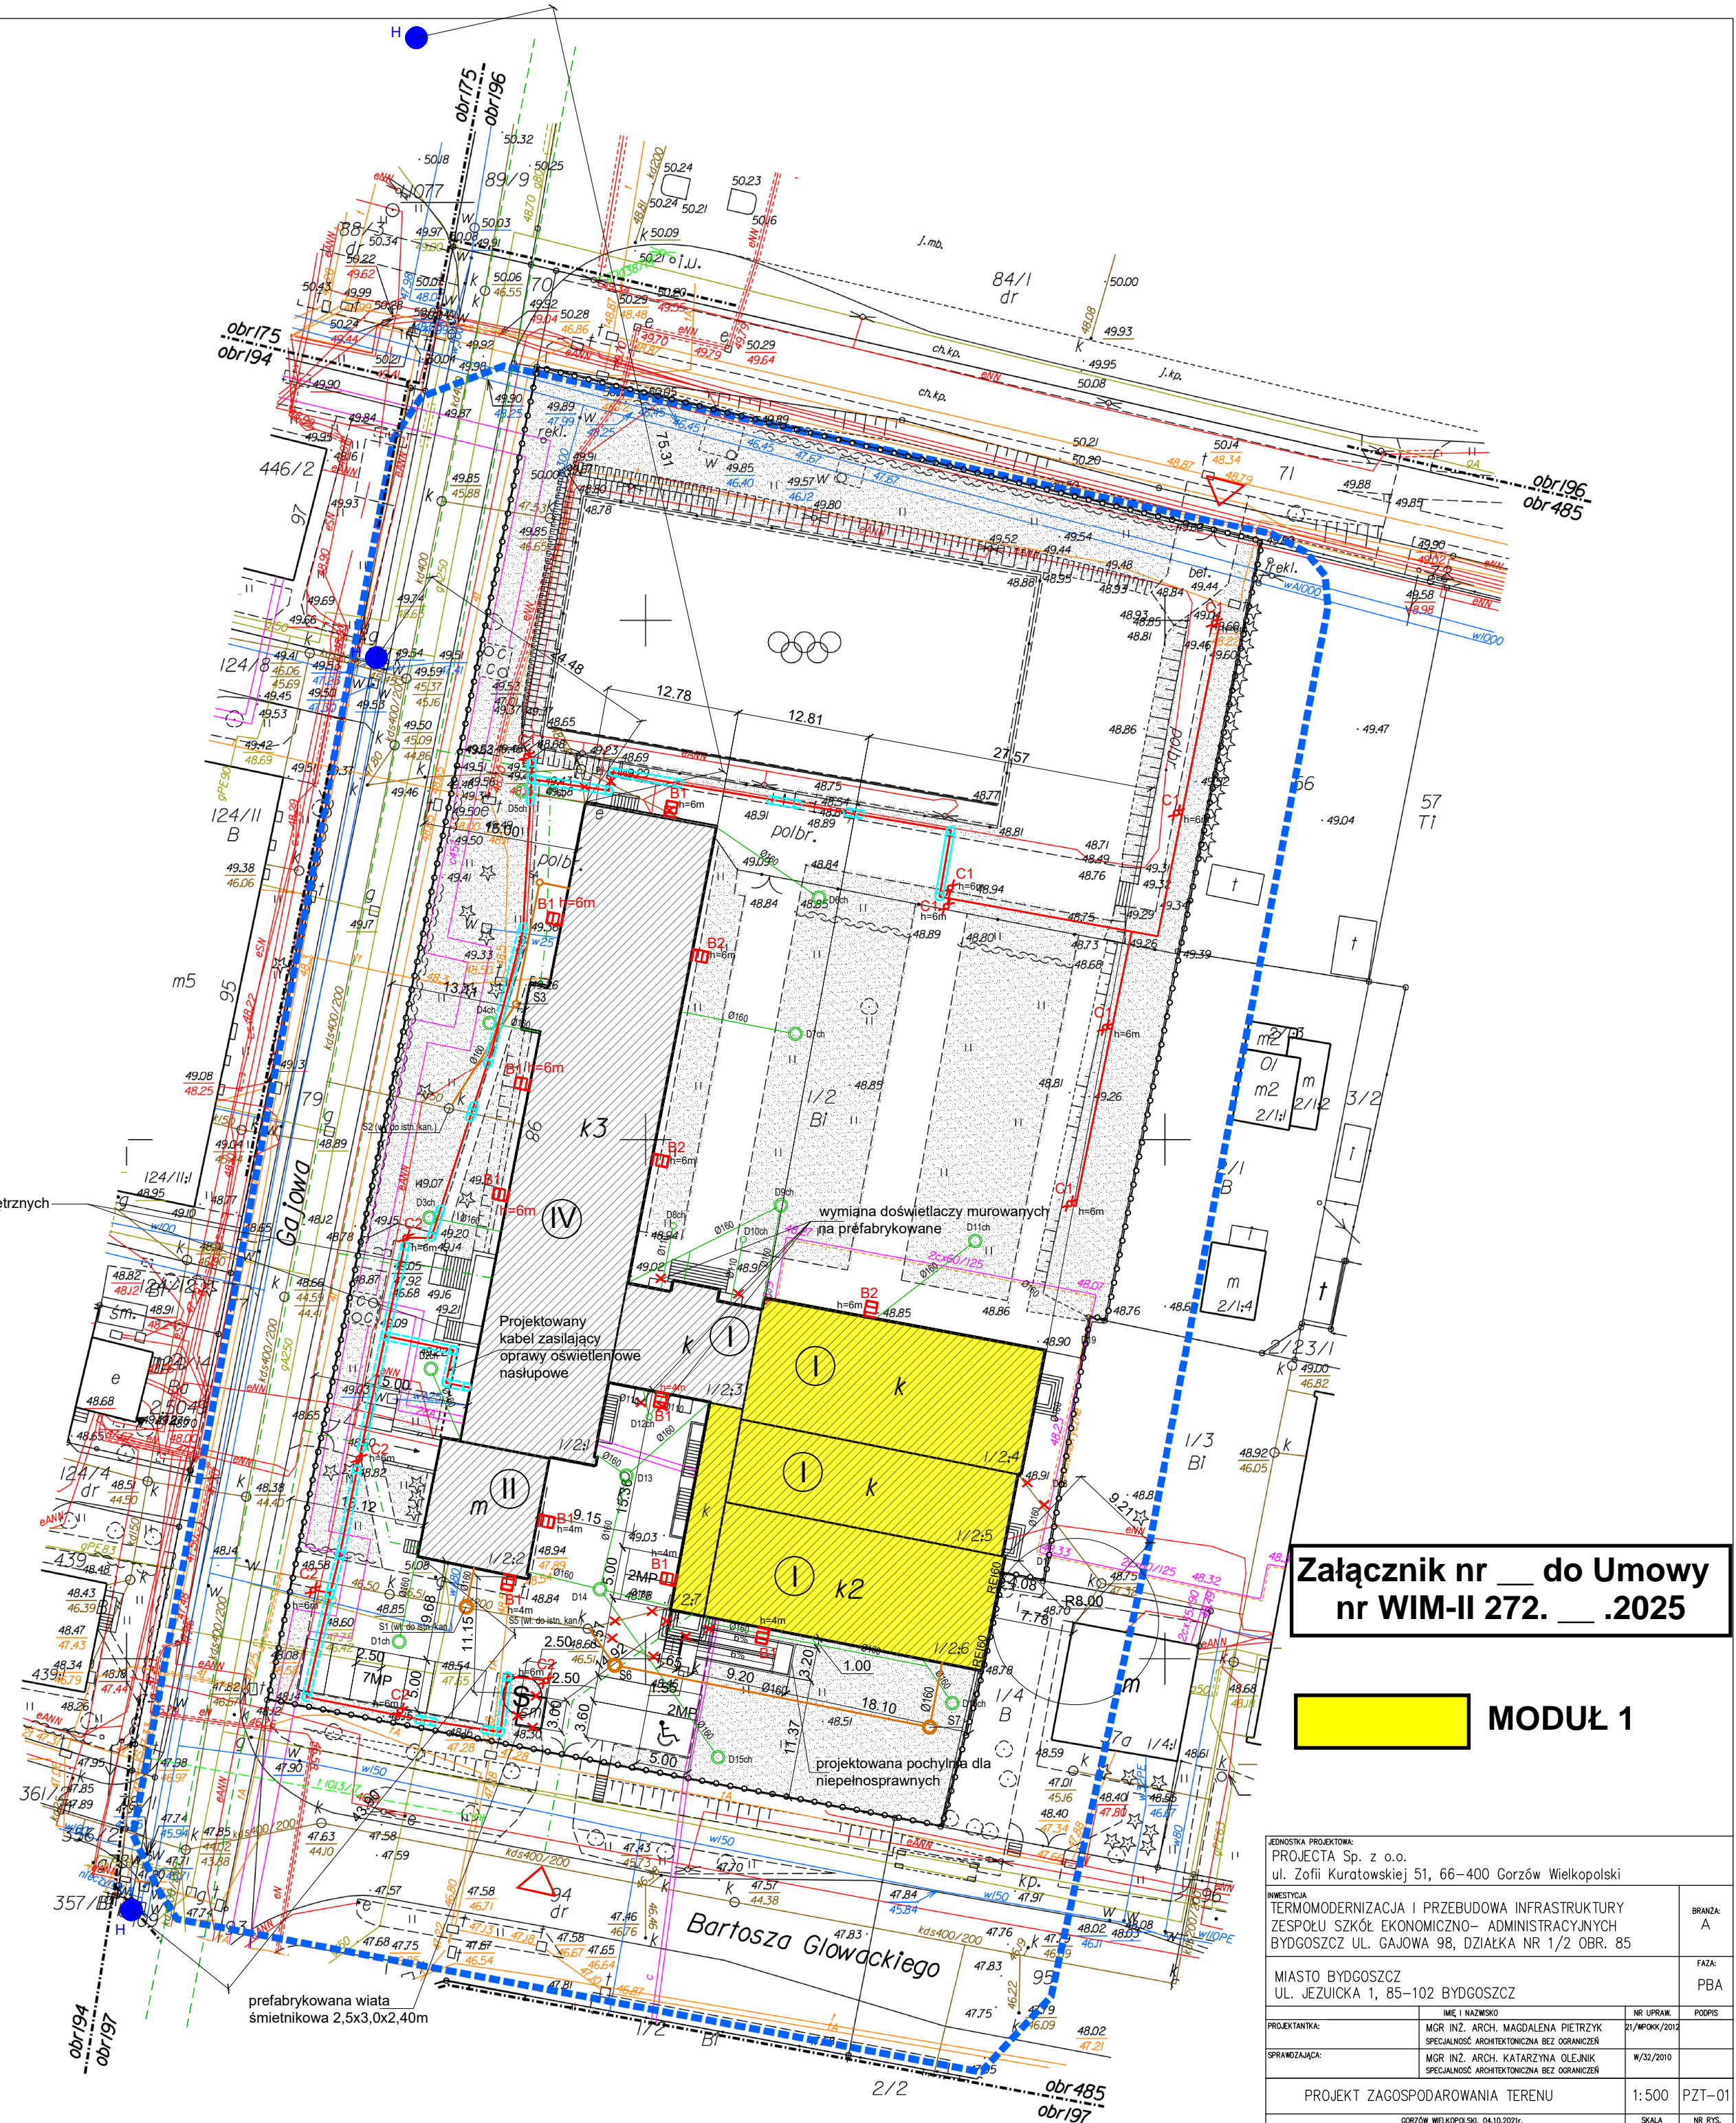

Załącznik nr __ do Umowy
nr WIM-II 272. __.2025

MODUŁ 1

JEDNOSTKA PROJEKTOWA: PROJECTA Sp. z o.o. ul. Zofii Kuratowskiej 51, 66-400 Gorzów Wielkopolski			
INWESTYCJA: TERMOMODERNIZACJA I PRZEBUDOWA INFRASTRUKTURY ZESPOŁU SZKÓŁ EKONOMICZNO- ADMINISTRACYJNYCH BYDGOSZCZ UL. GAJOWA 98, DZIAŁKA NR 1/2 OBR. 85		BRANŻA: A	
MIASTO BYDGOSZCZ UL. JEJUICKA 1, 85-102 BYDGOSZCZ		FAZA: PBA	
PROJEKTANTKA: MGR INŻ. ARCH. MAGDALENA PIETRZYK SPECJALNOŚĆ: ARCHITEKTONICZNA BEZ OGRANICZEŃ	NR. UPRAWN. 21/WP/09K/2012		
SPRZĄDZAJĄCA: MGR INŻ. ARCH. KATARZYNA OLEJNIK SPECJALNOŚĆ: ARCHITEKTONICZNA BEZ OGRANICZEŃ	W/32/2010		
PROJEKT ZAGOSPODAROWANIA TERENU		1:500	PZT-01
GORZÓW WIELKOPOLSKI, 04.10.2021r.		SKALA	NR RYS.